


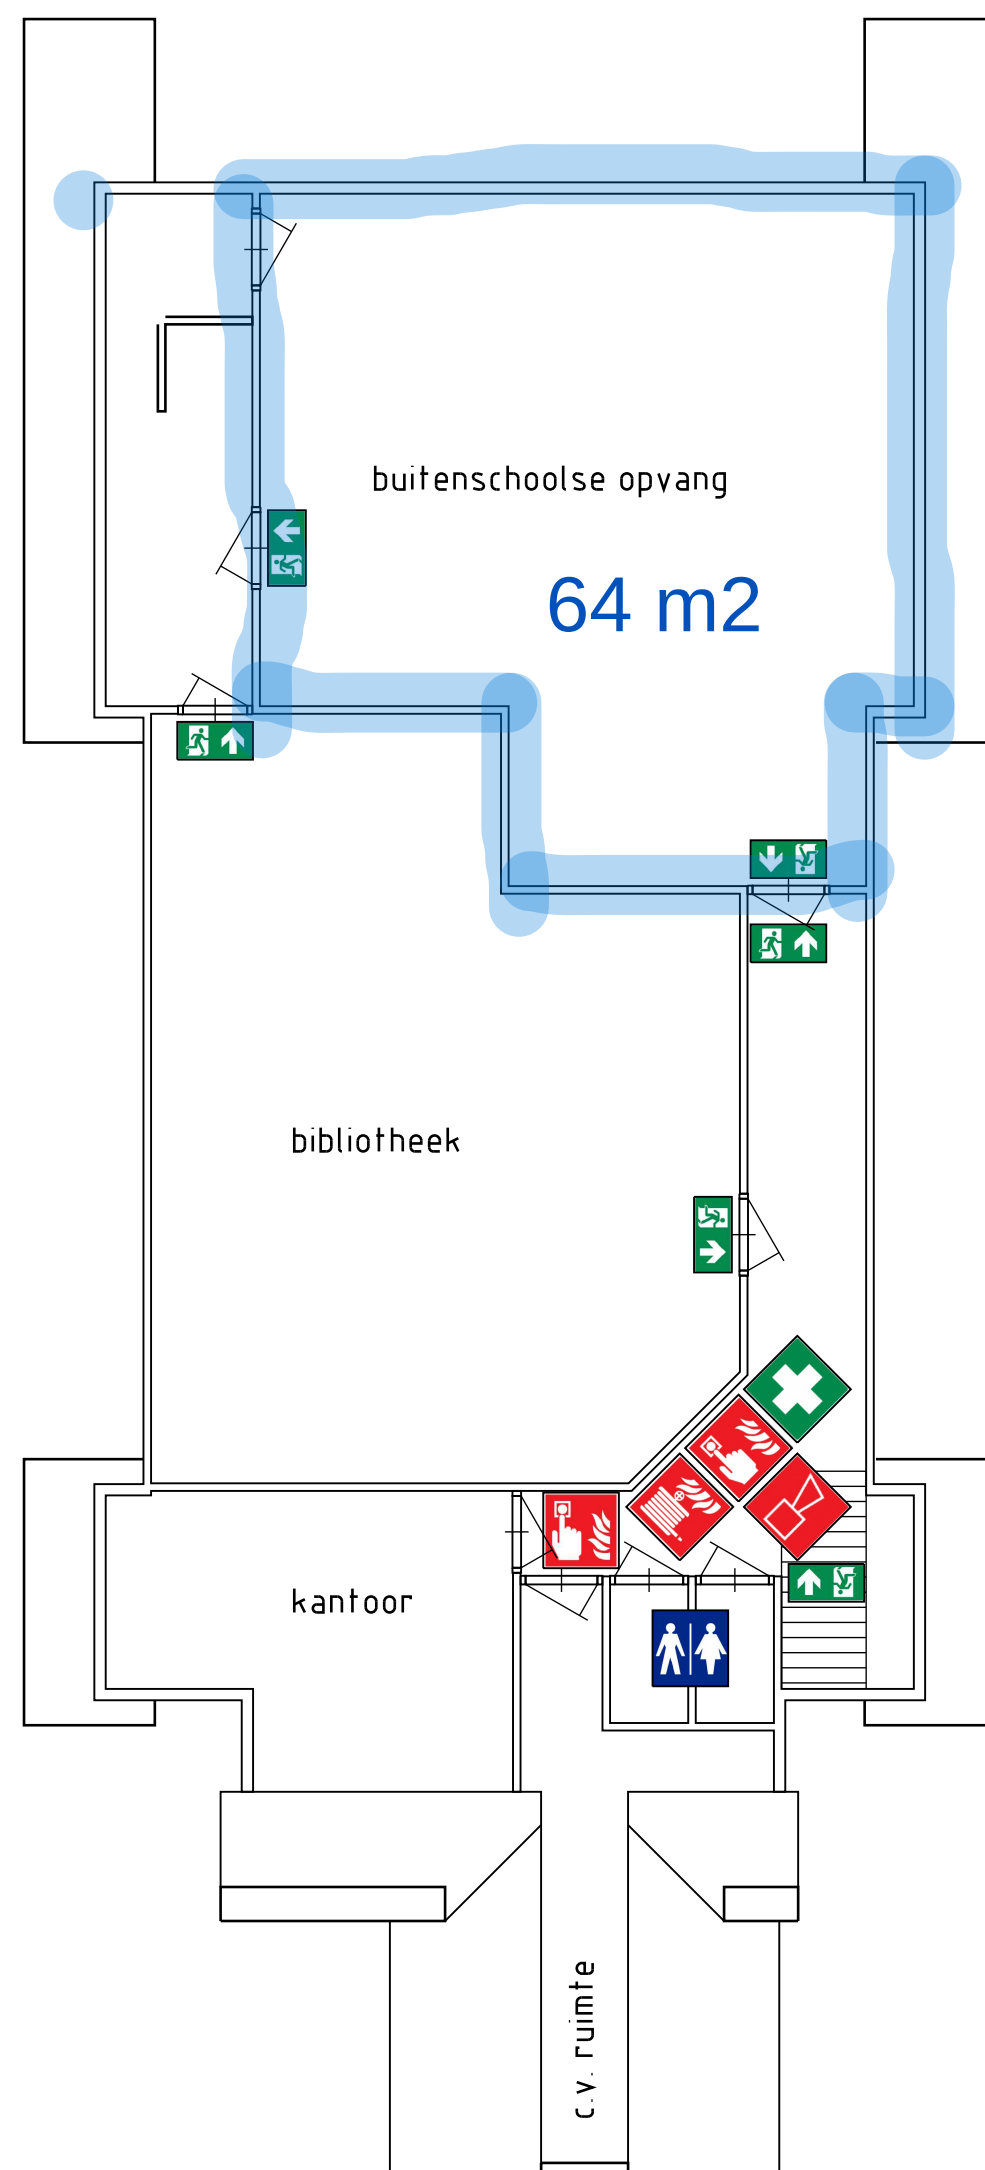

SYMBOOL OMSCHRIJVING

	* Brandweerpaneel
	* Vluchtroute richtingpeil
	* Eerste hulp
	* Brandweeringang
	* Brandmeldpunt
	* Brandslanghaspel
	* Brandblusser
	* Blusdeken
	* Sleutelkluis
	* Schakelaar CV
	* Schakelaar Elektriciteit
	* Afsluiter Gas
	* Afsluiter Water



Lemmerweg 51
8608 AA Sneek
T : 0515 - 41 42 38
E : bts@btssneek.nl
I : www.btssneek.nl

opdrachtgever : Stichting Wiis Onderwijsgroep
project : Brandvoorzieningen "CBS de Twine"
onderwerp : Voorlopig ontwerp
Plattegrond verdieping

status :
VOORLOPIG

formaat : A1
schaal : 1:100
datum : 28-01-2025
getekend : R. Bult
gezien :
werk nummer : 25-0084
blad nummer : Br-0202

filename :