



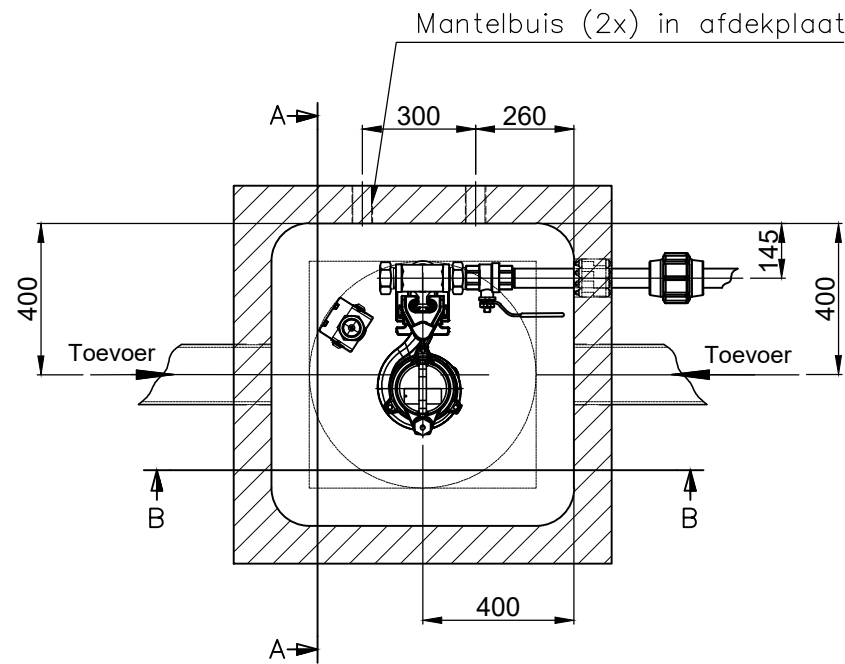

DOORSNEDE C-C

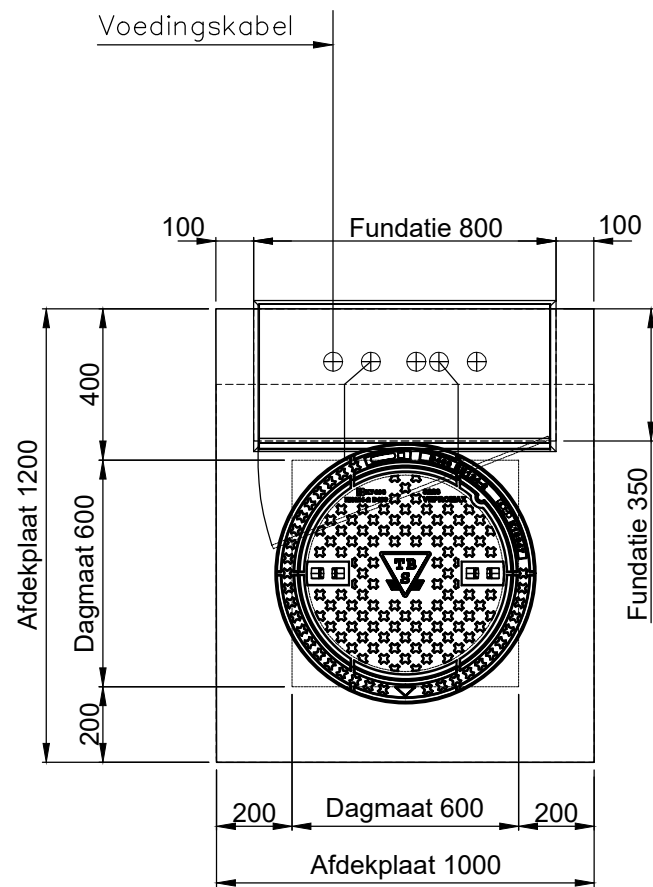


BOVENAANZICHT

Groepenverdeler 3-groepen
(volgens tek. SC9963)
Afm.(HxBxD):
600x315x155mm


Pompbesturing
Afm.(HxBxD):
436x310x132mm
Type: Crouzet

KWh- meter


V.z.v. betonplex
montagepaneel
Afm.(HxB):
1045x860mm
Dikte 18mm

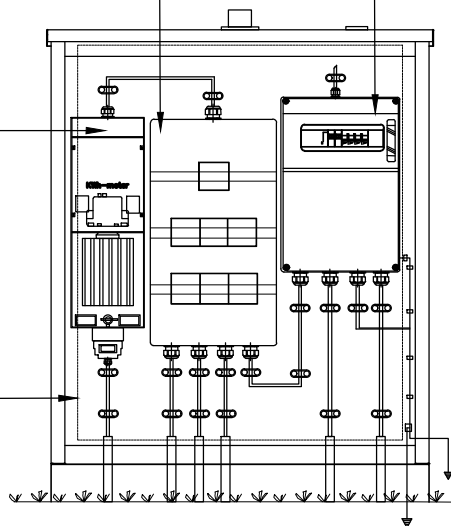

BINNENZIJD OVERZICHT
(EL.KAST type RH1000CAM)

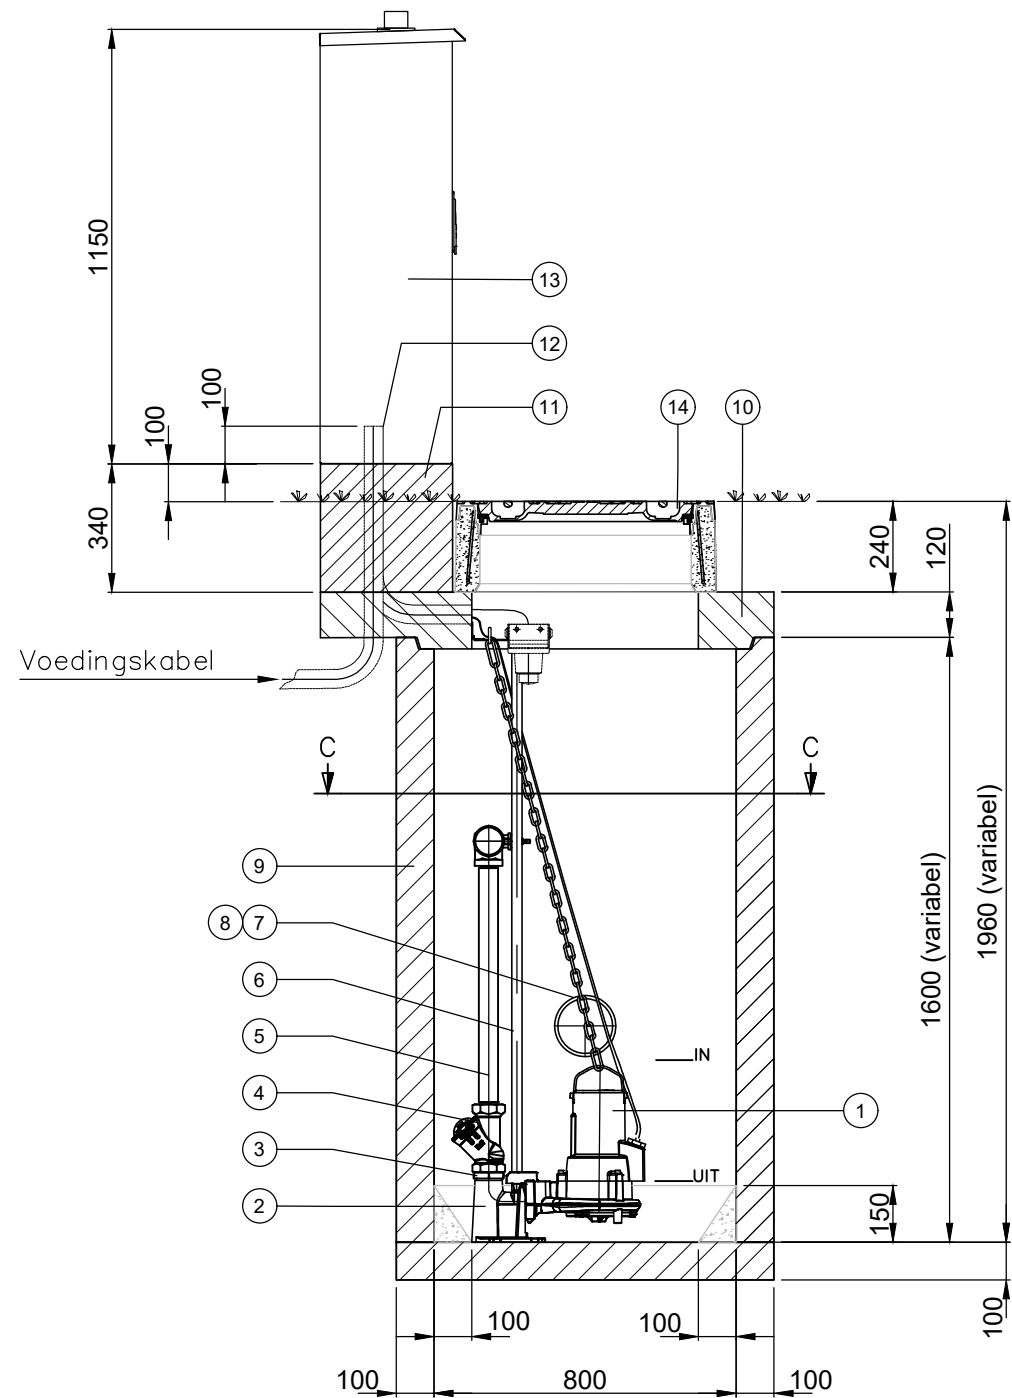

DOORSNEDE A-A

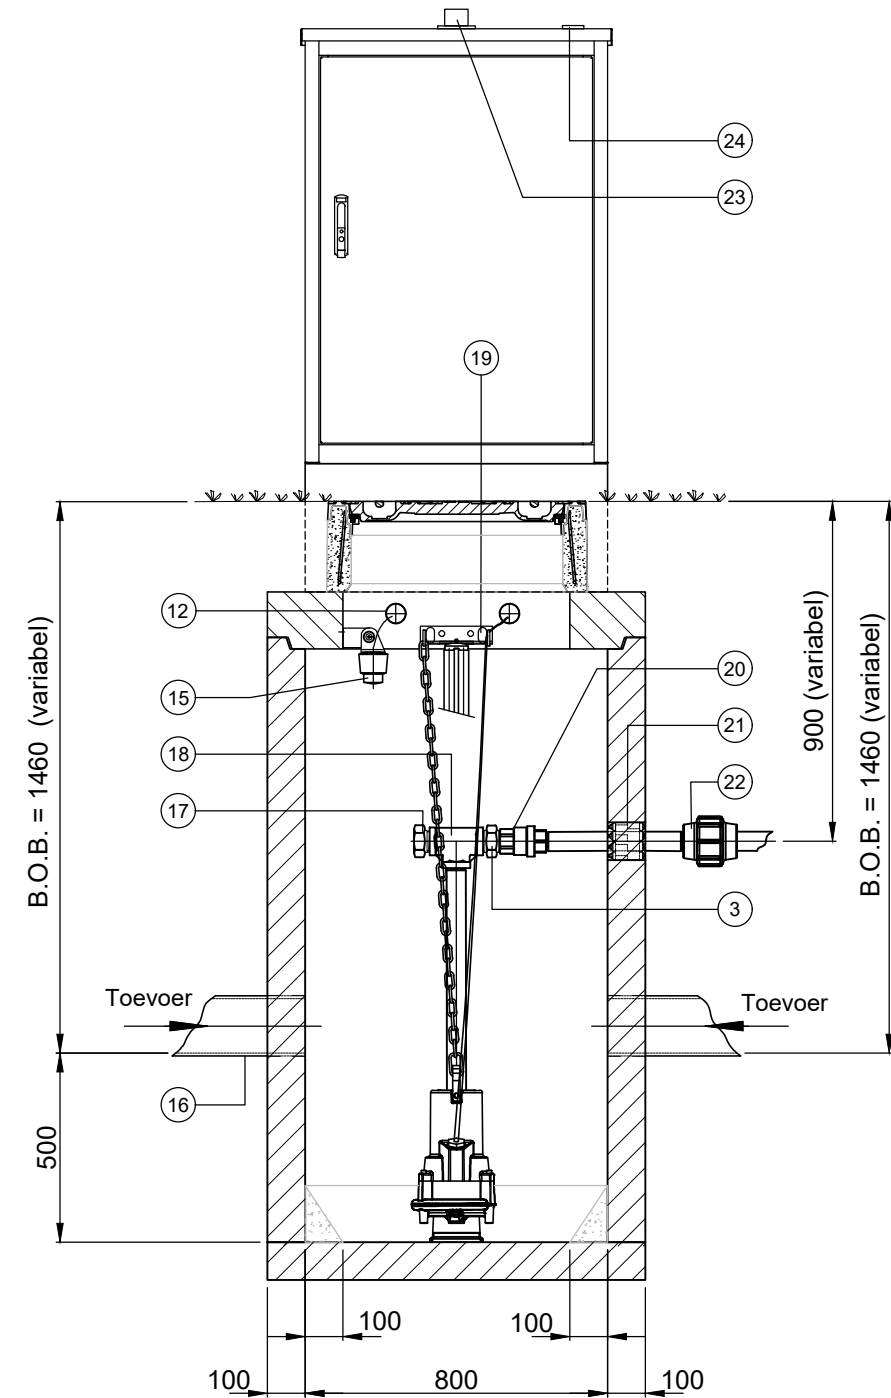


DOORSNEDE B-B

Pompbesturing
Afm.(HxBxD):
436x310x132mm
Type: Crouzet

Werkschakelaar

KWh- meter

V.z.v. betonplex
montagepaneel
Afm.(HxB):
1045x660mm
Dikte 18mm

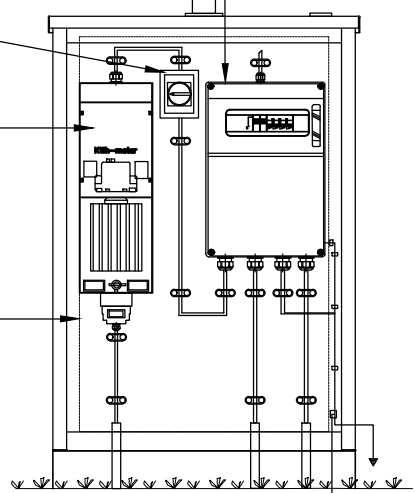


BINNENZIJD OVERZICHT
(EL.KAST type RH800CAM)

KWh- meter

Groepenverdeler
3-groepen
(volgens tek.
nr. SC9963)
Afm.(HxBxD):
600x315x155mm

V.z.v. betonplex
montagepaneel
Afm.(HxB):
1045x660mm
Dikte 18mm

Fundering (RVS)
Afm.(HxBxD):
600x800x350mm

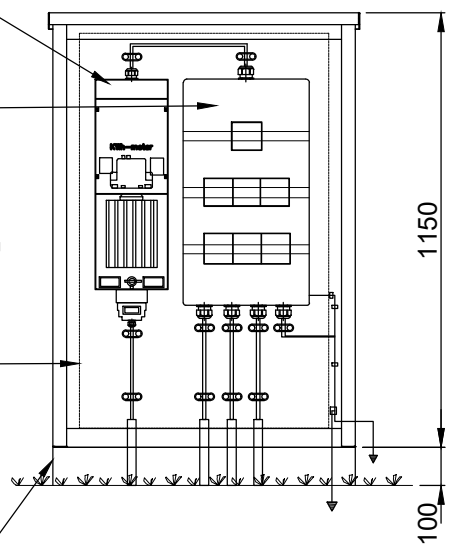

BINNENZIJD OVERZICHT
(EL.KAST type RH800CAM)

Algemene gegevens	
Code:	
Naam:	
Bouwjaar:	
Adres:	
Plaats:	
Soort:	
Type:	
Bereikbaarheid:	
GPS-X:	
GPS-Y:	
Schets gemaal, tek.nr:	
Plattegrond leidingstelsel:	
Opmerkingen:	
Putkop mNAP / MV:	
Maaiveld mNAP / MV:	
Bodem put mNAP / MV:	
Inkomend BOB mNAP / MV:	
Hart persleiding mNAP / MV:	
Start pomp mNAP / MV:	
Stop pomp mNAP / MV:	

Nr.	Aantal	Omschrijving	Fabrikant	Opmerkingen	Materiaal
1	1	Pomp	Xylem	Type in overleg met gemeente Halderberge	
2	1	Voetbocht	Xylem	2"	RVS 316
3	2	Dubbele nippel	Milder	2" 2x bu. dr.	RVS 316
4	1	Balkeerklep	AVK	2"	RVS 316
5	1	Leidingwerk		2"	RVS 316
6	2	Geleidebuis	-	3/4"	RVS 316
7	1	Hijsketting 0.2 ton (indien put dieper is, ketting tenminste 1mtr boven putkop uitsteken na montage)	Xylem	Gecertificeerd L=2m	RVS 316
8	1	Harpsluiting	-	-	RVS 316
9	1	Pompput		inw. 800 x 800mm, H=1600	Beton
10	1	Afdekplaat		1200 x 1000mm, H=120mm	Beton
11	1	Fundatie t.b.v. besturingskast	-	800 x 350mm, H = 340mm	Beton
12	2	Mantelbuis Ø50 mm	-	-	HDPE
13	1	Buitenopstellingskast RAL7034, duo hevel met slot Ronis N34265, afvullen met kleikorrels	-	Type RH800/1000CAM, 800/1000 x 350 x 1150	RVS 304
14	1	Putafdekking, dagmaat Ø520mm, putdeksel met ontluuchtingsgaten in de haalkommen	TBS	3223/24 Vepromax Cross Grip D-400	Beton / G.I.J.
15	1	Radar niveausensor v.z.v. RVS montagebeugel	Vega	VegaPuls C11	RVS/Kunststof
16	2	Toevoer	-	160mm	PVC
17	1	Plug	Milder	2"	RVS 316
18	1	T-stuk 90 graden	Milder	2" 3x bi. dr.	RVS 316
19	1	Geleidebuis houder met ophanghaken	-	3/4"	RVS 316
20	1	Kogelafsluiter	Milder	2" volle doorlaat, bi/bi dr.	RVS 316
21	1	Afsluitschakels	IPCO	DG serie	RVS/Rubber
22	1	Overgangskoppeling	Milder	2" bi. dr. x 50/63/75 mm	RVS 316
23	1	Rode ledlamp	-	-	-
24	1	Antenne	-	-	-

Opdrachtgever: Gemeente Halderberge	Schaal: 1: 20	Projectnr.: 0000
Project: Standaard pompput	Formaat: A2	Teknr.: 0000-3_Rev.1.0
Onderwerp: Mechanische tekening (Moederkast) Principe indeling Pompput (Radar Sensor) met centrale verdeelkast	Getekend: MaK	Fase: AL
	Datum: 12-03-2026	Status: Definitief



Gemeente
Halderberge