


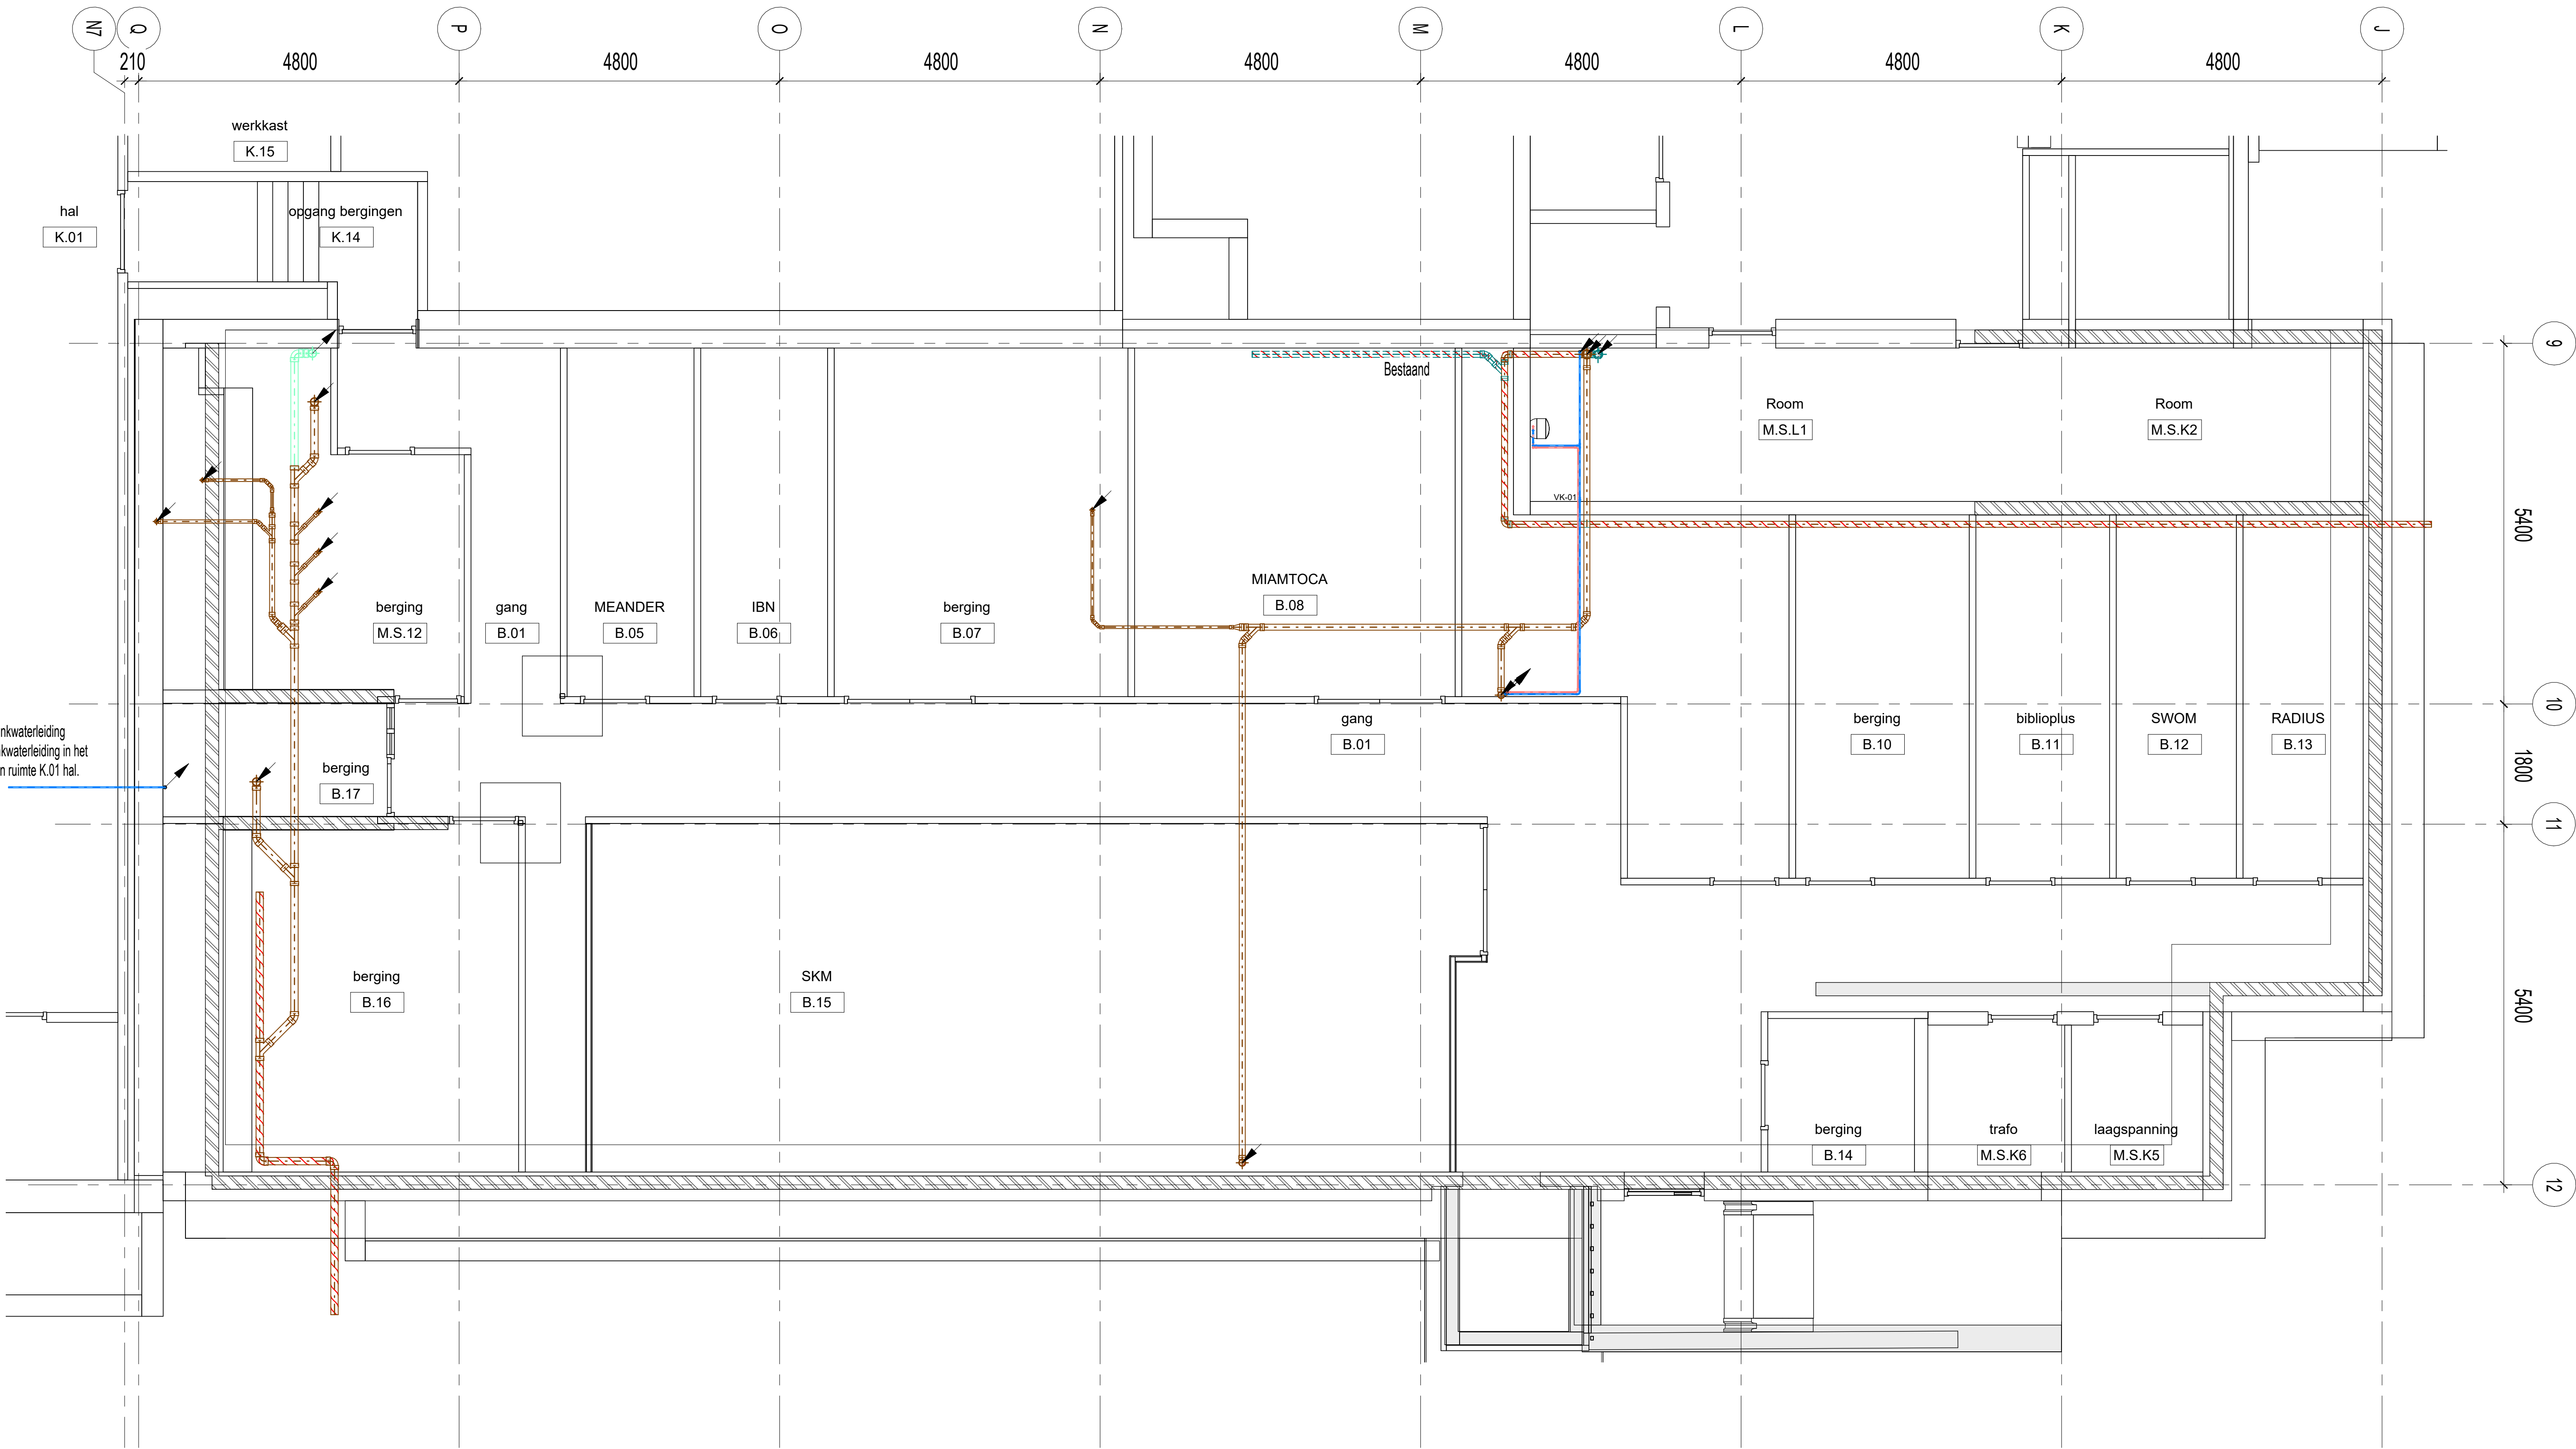

Aansluiten van de drinkwaterleiding op de bestaande drinkwaterleiding in het verlaagde plafond van ruimte K.01 hal.

RENVOOI WERKTUIGBOUWKUNDIG

(52) Afvoeren

- Afvoeren, hemelwater (HWA)
- Afvoeren, vuilwater (VWA)
- Afvoeren, ont- & beluchting

(53) Water

- Water, drinkwater (koud)
- Water, verwarmd tapwater

(55) Gekoeld water

- Gekoeld water, toevoer
- Gekoeld water, retour

(56) Verwarming

- CV, toevoer
- CV, retour

(57) Luchtbehandeling

- Luchtbehandeling, toevoer
- Luchtbehandeling, retour
- Luchtbehandeling, afblaat
- Luchtbehandeling, aanzuig

Bestaande installatie

- Bestaande kanalen en leidingen

Sanitaire codes

Code	Omschrijving
WT-01	Wastafel, koud tapwater
WT-02	Wastafel MIVA, koud tapwater
WC-01	Watercloset
WC-02	Watercloset MIVA
UR	Urinoir
UG	Uitstortgootsteen
GSM	Pietermann glasslijpmachine
CA	Lekwater-condens-waterafvoer
WTR	Wastrog, Werkplaats
OD	Oogdouche
VK-01	Vulkaan techniekruimte
VK-02	Vulkaan
BSH	Brandslanghaspel

Wijziging	Omschrijving	Gedateerd	Gecontroleerd	Datum
-----------	--------------	-----------	---------------	-------

Onderwerpen: Gemeente Land van Cuijk

Projectnaam: Verbouwing Myllesweerd
Kerkstraat 3, 5451BM Mill

Onderwerp: Werktuigbouwkundige Installatie
Sanitaire Installatie
Plattegrond Kelder



Part of Sweco

W: www.volantis.nl E: info@volantis.nl T: 071-361 55 51

Gedateerd: MAR Gecontroleerd: JMG Datum: 19-06-2026

Opdrachtgever: Definitief ontwerp Status: Definitief

Schaal: 1 : 50 Classificatie: Vertrouwelijk Formaat: A1+

Projectnummer: 20250417 Best: 510-501-K1 Versie:

Auteursrecht software 2011 van de Vereniging