


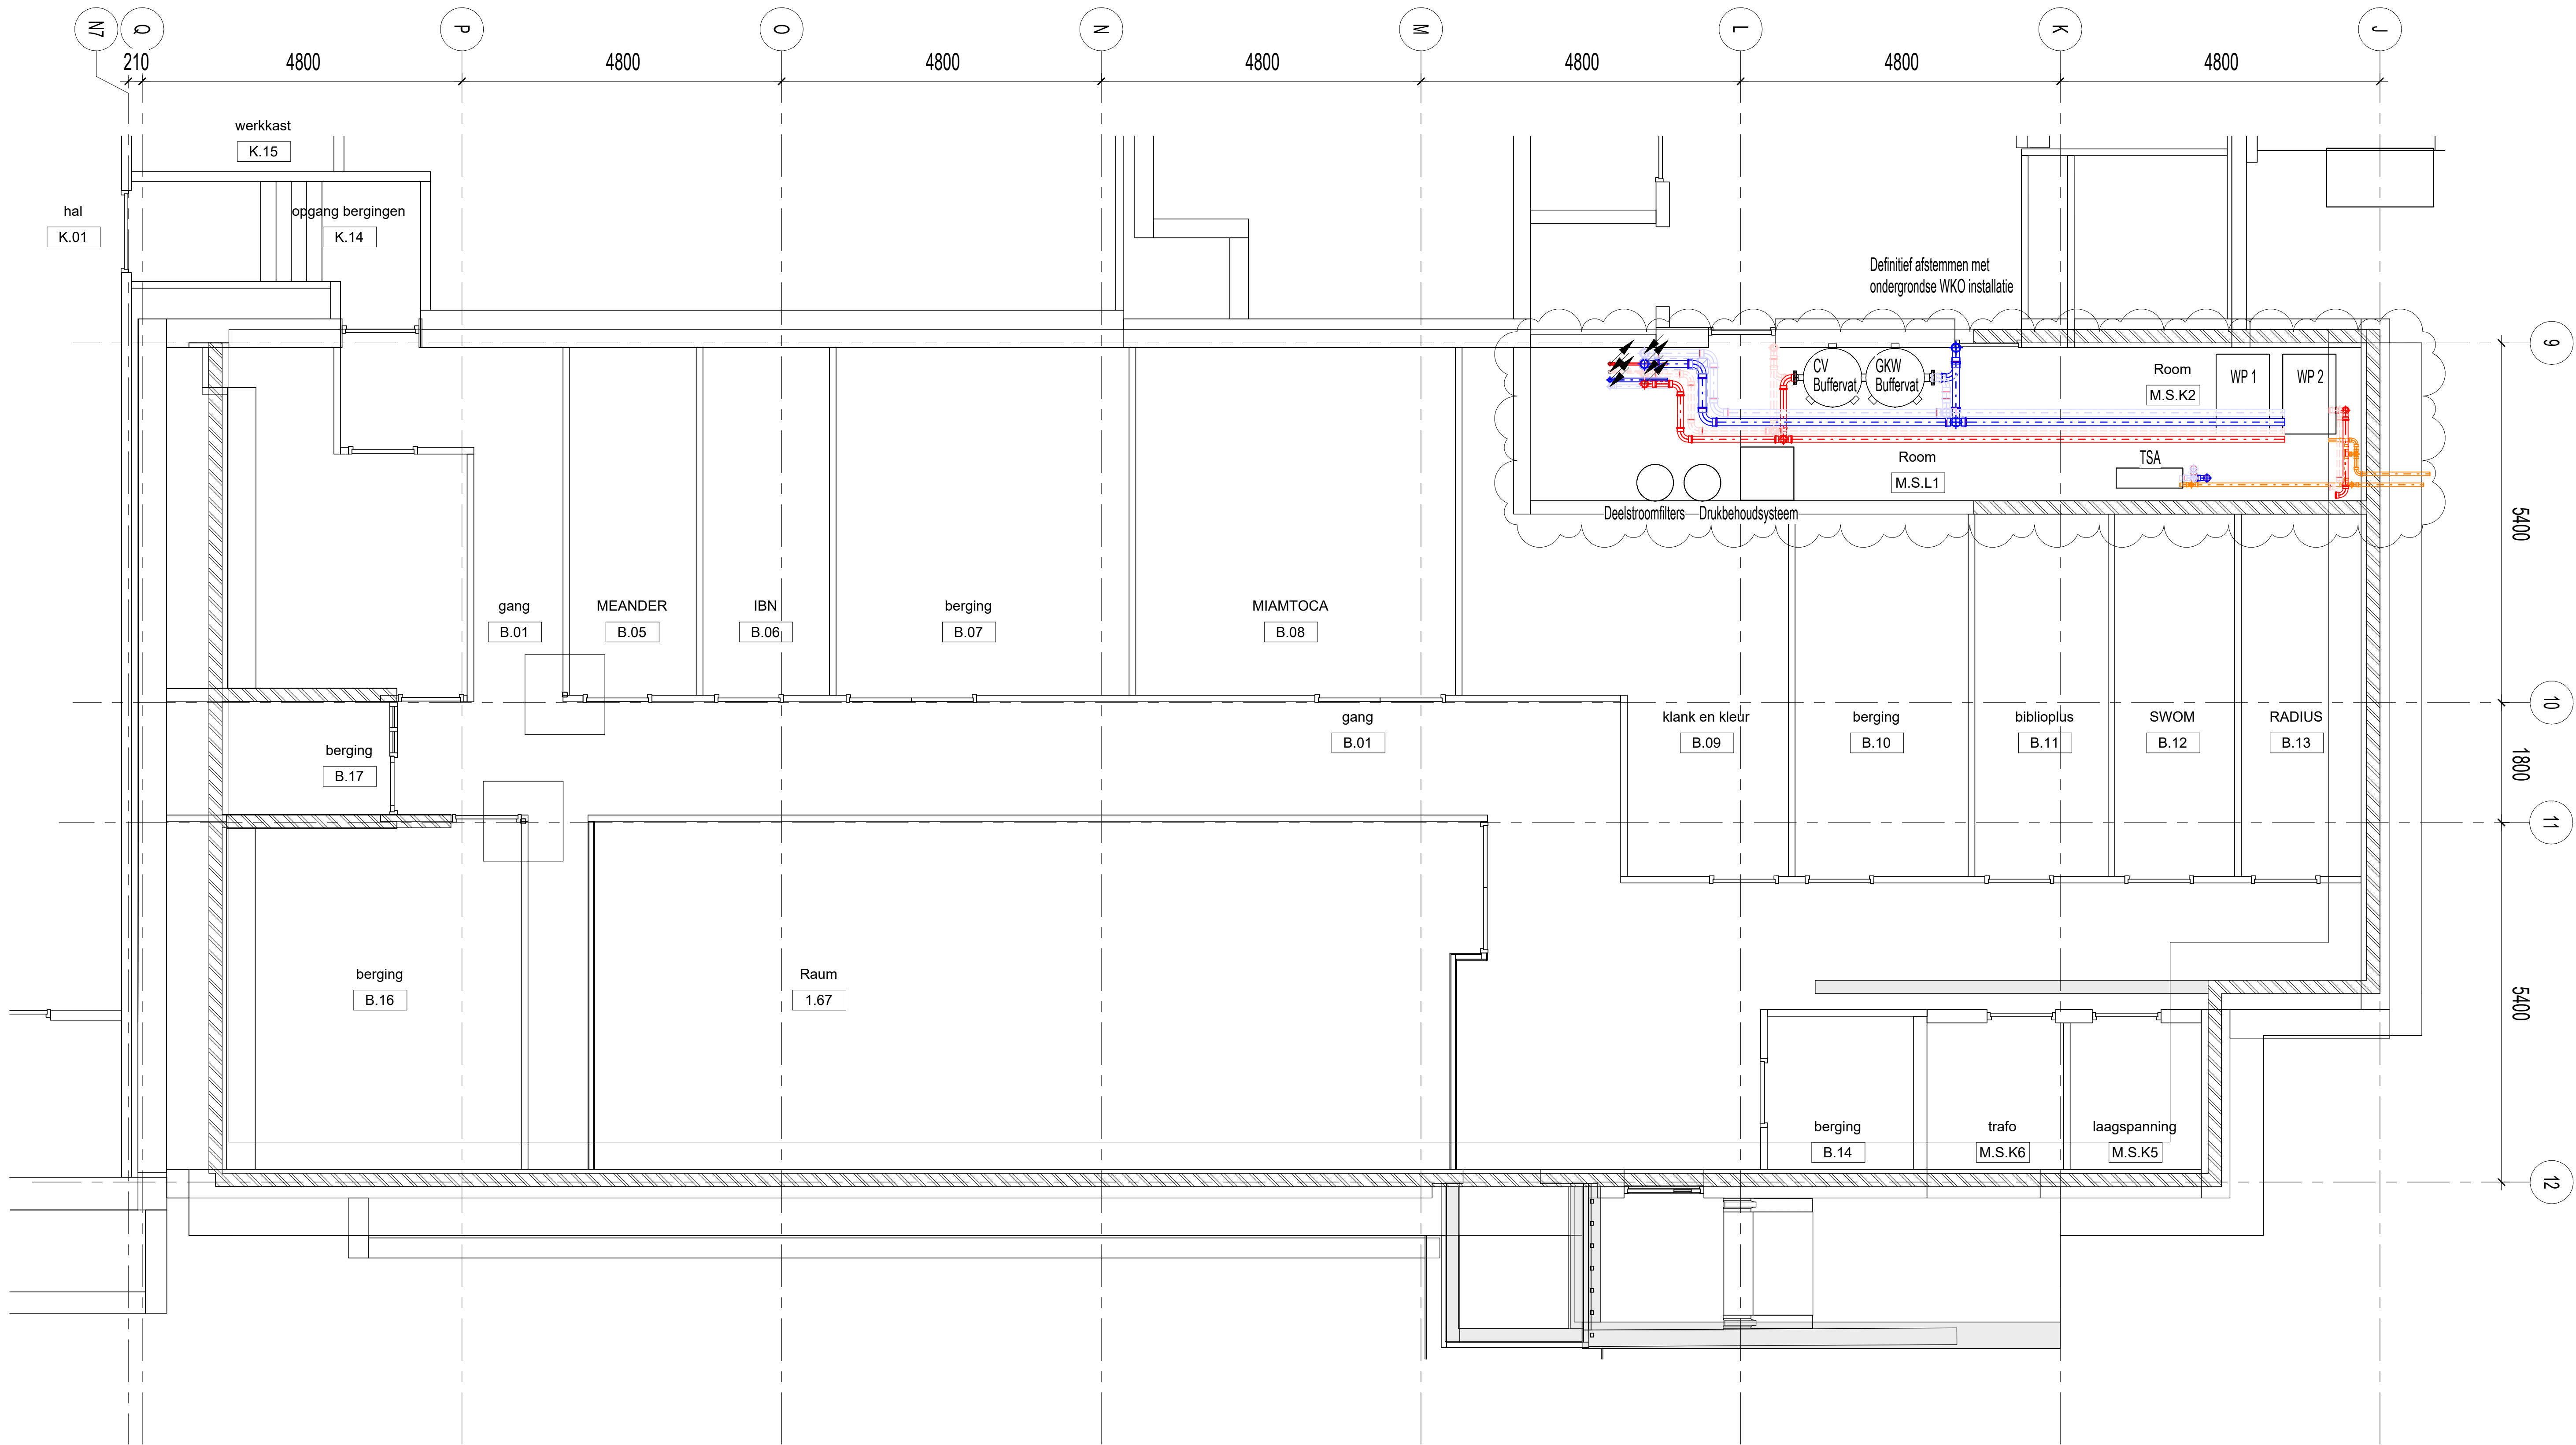

RENVOOI WERKTUIGBOUWKUNDIG

(52) Afvoeren

- Afvoeren, hemelwater (HWA)
- Afvoeren, vuilwater (VWA)
- Afvoeren, ont- & beluchting

(53) Water

- Water, drinkwater (koud)
- Water, verwarmd tapwater

(55) Gekoeld water

- Gekoeld water, toevoer
- Gekoeld water, retour

(56) Verwarming

- CV, toevoer
- CV, retour

(57) Luchtbehandeling

- Luchtbehandeling, toevoer
- Luchtbehandeling, retour
- Luchtbehandeling, afblasa
- Luchtbehandeling, aanzuig

Bestaande installatie

- Bestaande kanalen en leidingen

A	Omschrijving	Get	Get	01-01-2026
Wijziging	Omschrijving	Gepland	Gecontroleerd	Datum

Onderwerpen: Gemeente Land van Cuijk

Projectnaam: Verbouwing Myllesweerd
Kerkstraat 3, 5451BM Mill

Werktuigbouwkundige Installatie
CV/GKW Installaties
Plattegrond Kelder



Part of Sweco
W: www.volantis.nl
E: msa@volantis.nl
T: 071-361 55 51

Gepland: MAR	Gecontroleerd: JMG	Datum: 19-06-2026
Opdracht: Definitief ontwerp	Classificatie: Vertrouwelijk	Status: Definitief
Schaal: 1 : 50	Projectnummer: 20250417	Blad: 550-501-K1
		Versie: A