


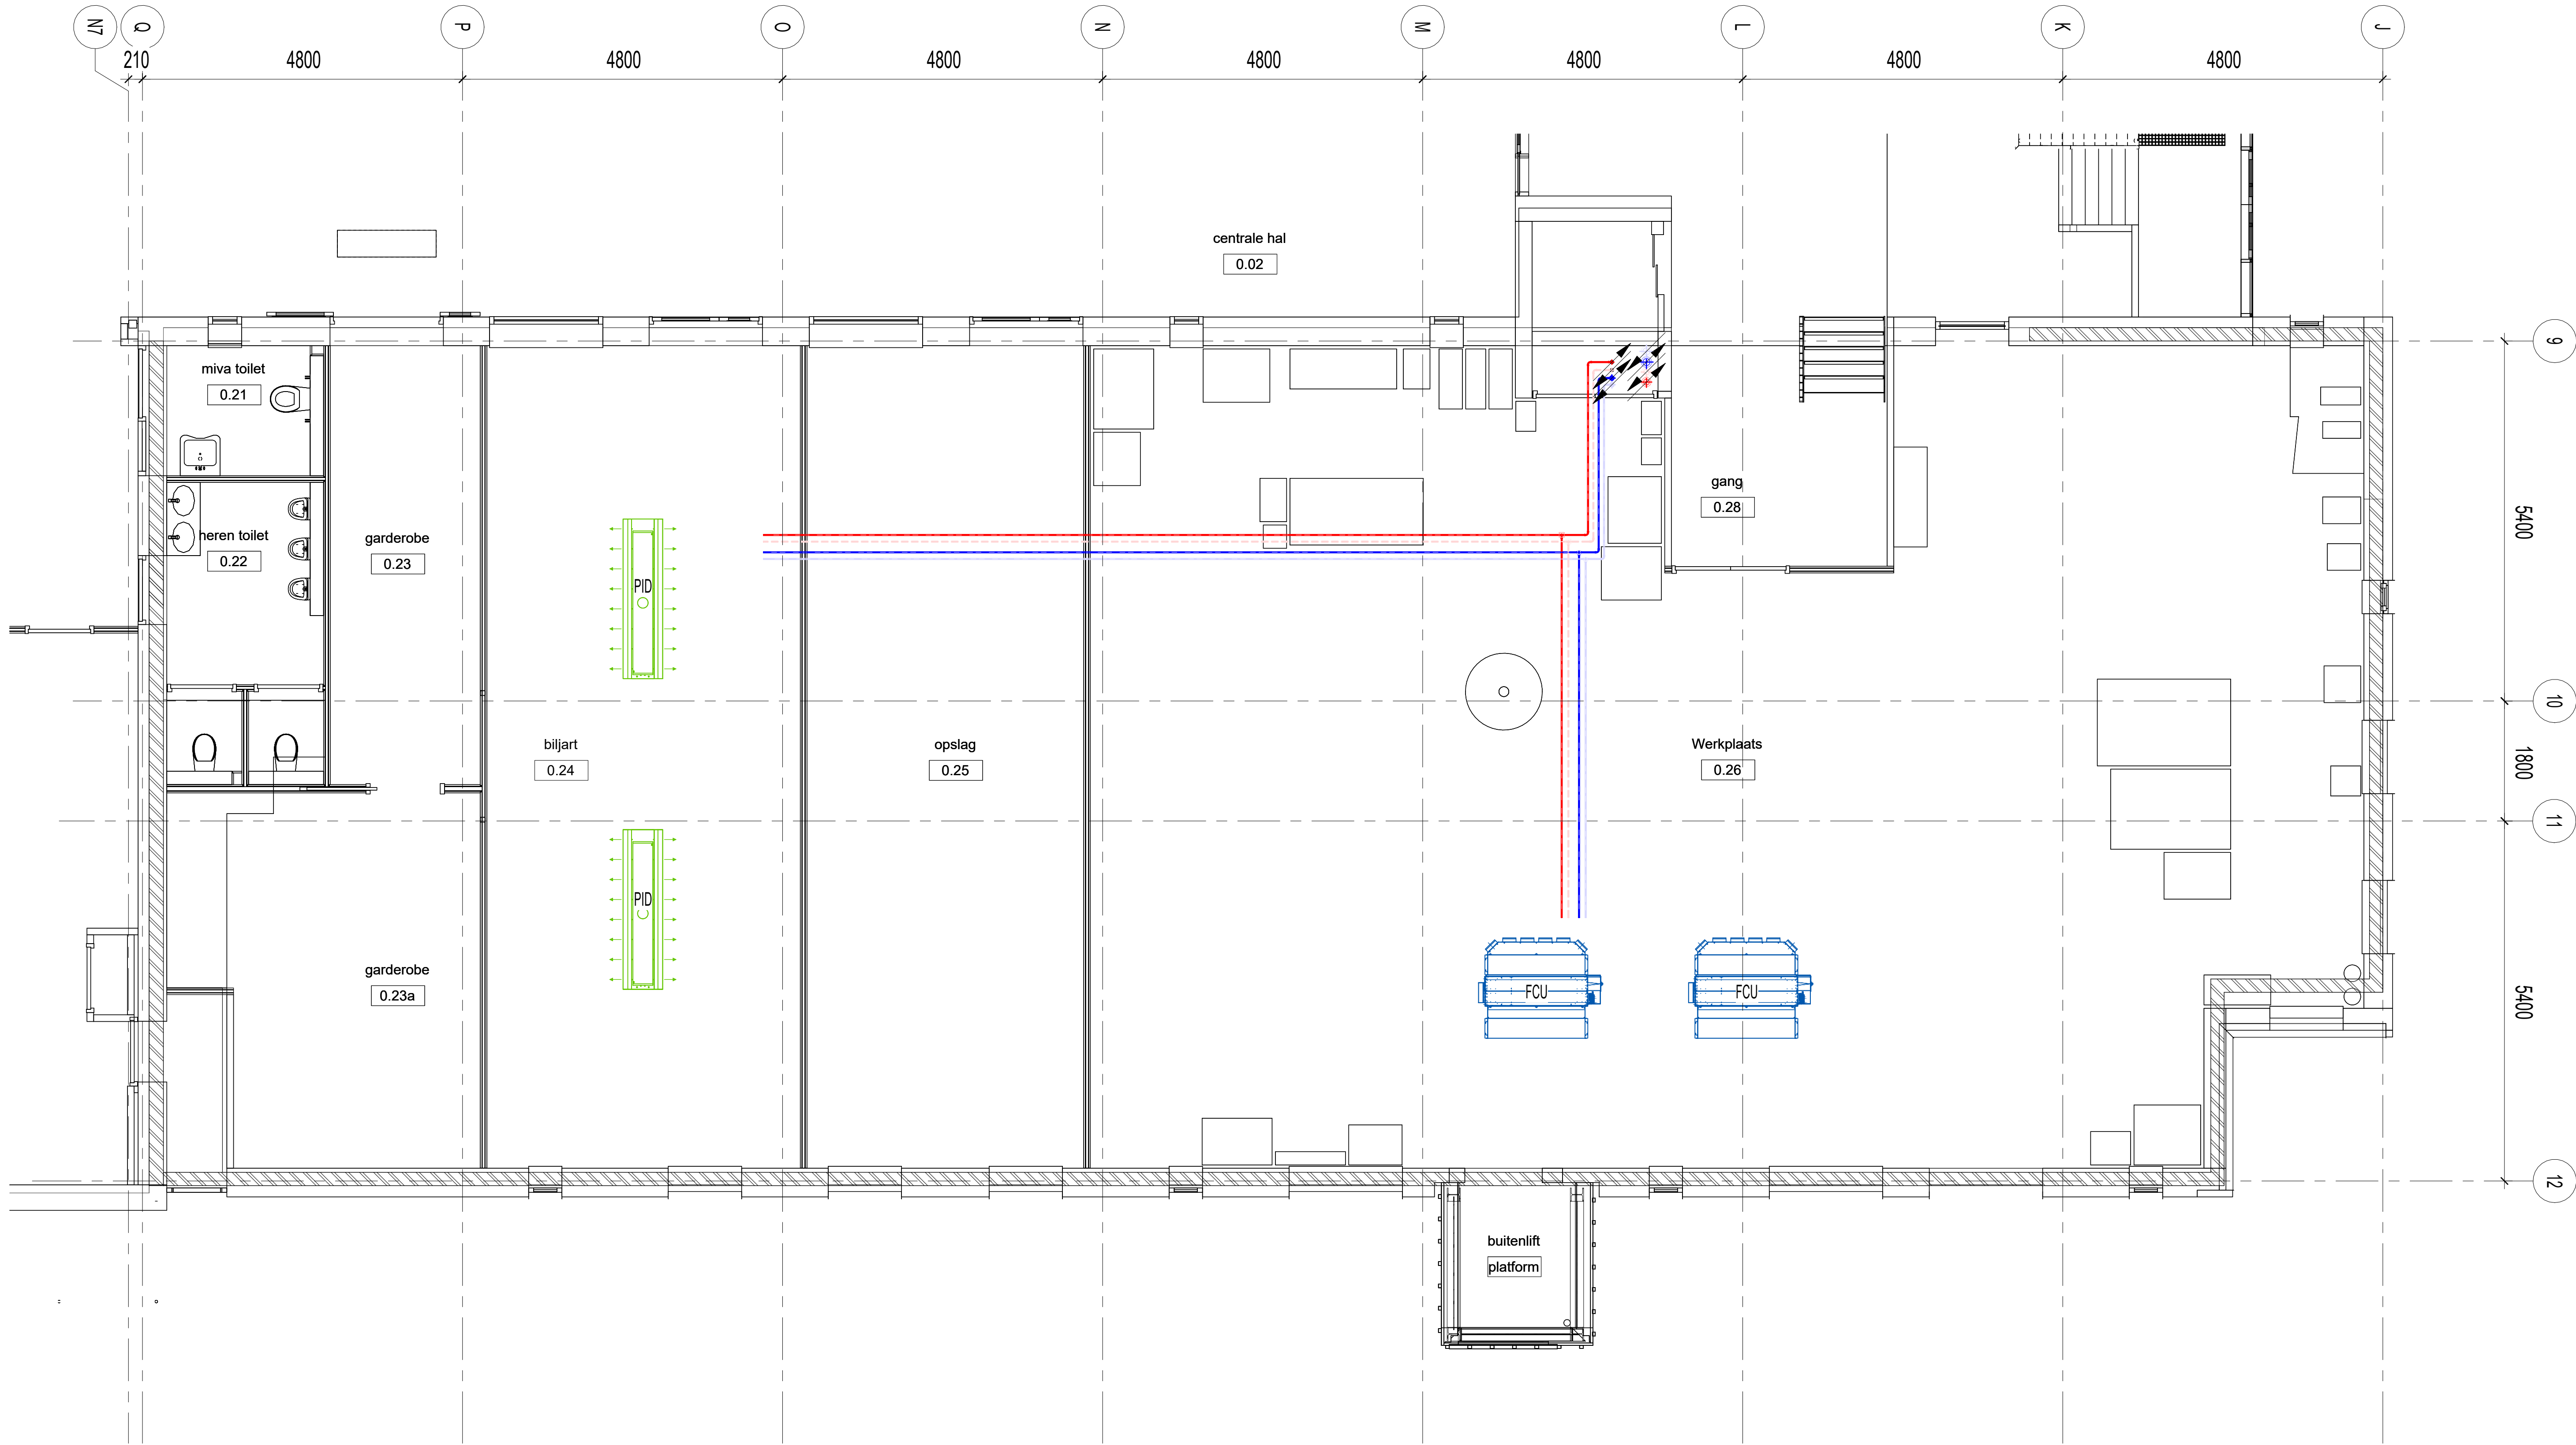

RENVOOI WERKTUIGBOUWKUNDIG

(52) Afvoeren

Afvoeren, hemelwater (HWA)

Afvoeren, vuilwater (VWA)

Afvoeren, ont- & beluchting

(53) Water

Water, drinkwater (koud)

Water, verwarmd tapwater

(55) Gekoeld water

Gekoeld water, toevoer

Gekoeld water, retour

(56) Verwarming

CV, toevoer

CV, retour

(57) Luchtbehandeling

Luchtbehandeling, toevoer

Luchtbehandeling, retour

Luchtbehandeling, afblasa

Luchtbehandeling, aanzuig

Bestaande installatie

Bestaande kanalen en leidingen

Wijziging	Omschrijving	Gedateerd	Gecontroleerd	Datum
-----------	--------------	-----------	---------------	-------

Onderzocht door:
Gemeente Land van Cuijk

Projectnaam:
Verbouwing Myllesweerd
Kerkstraat 3, 5451BM Mill

Onderwerp:
Werktuigbouwkundige Installatie
CV/GKW Installaties
Plattegrond Begane Grond

volantis

Part of Sweco

W: [www.volantis.nl](#)

E: [mail@volantis.nl](#)

T: 077-361 55 51

Gedateerd MAR	Gecontroleerd JMG	Datum 19-06-2026
Opsteller Definitief ontwerp	Classificatie Vertrouwelijk	Status Definitief
Schaal 1 : 50	Projectnummer 20250417	Blad 550-502-BG

Autobreed cadastre DAM 2011 van Toepassing