


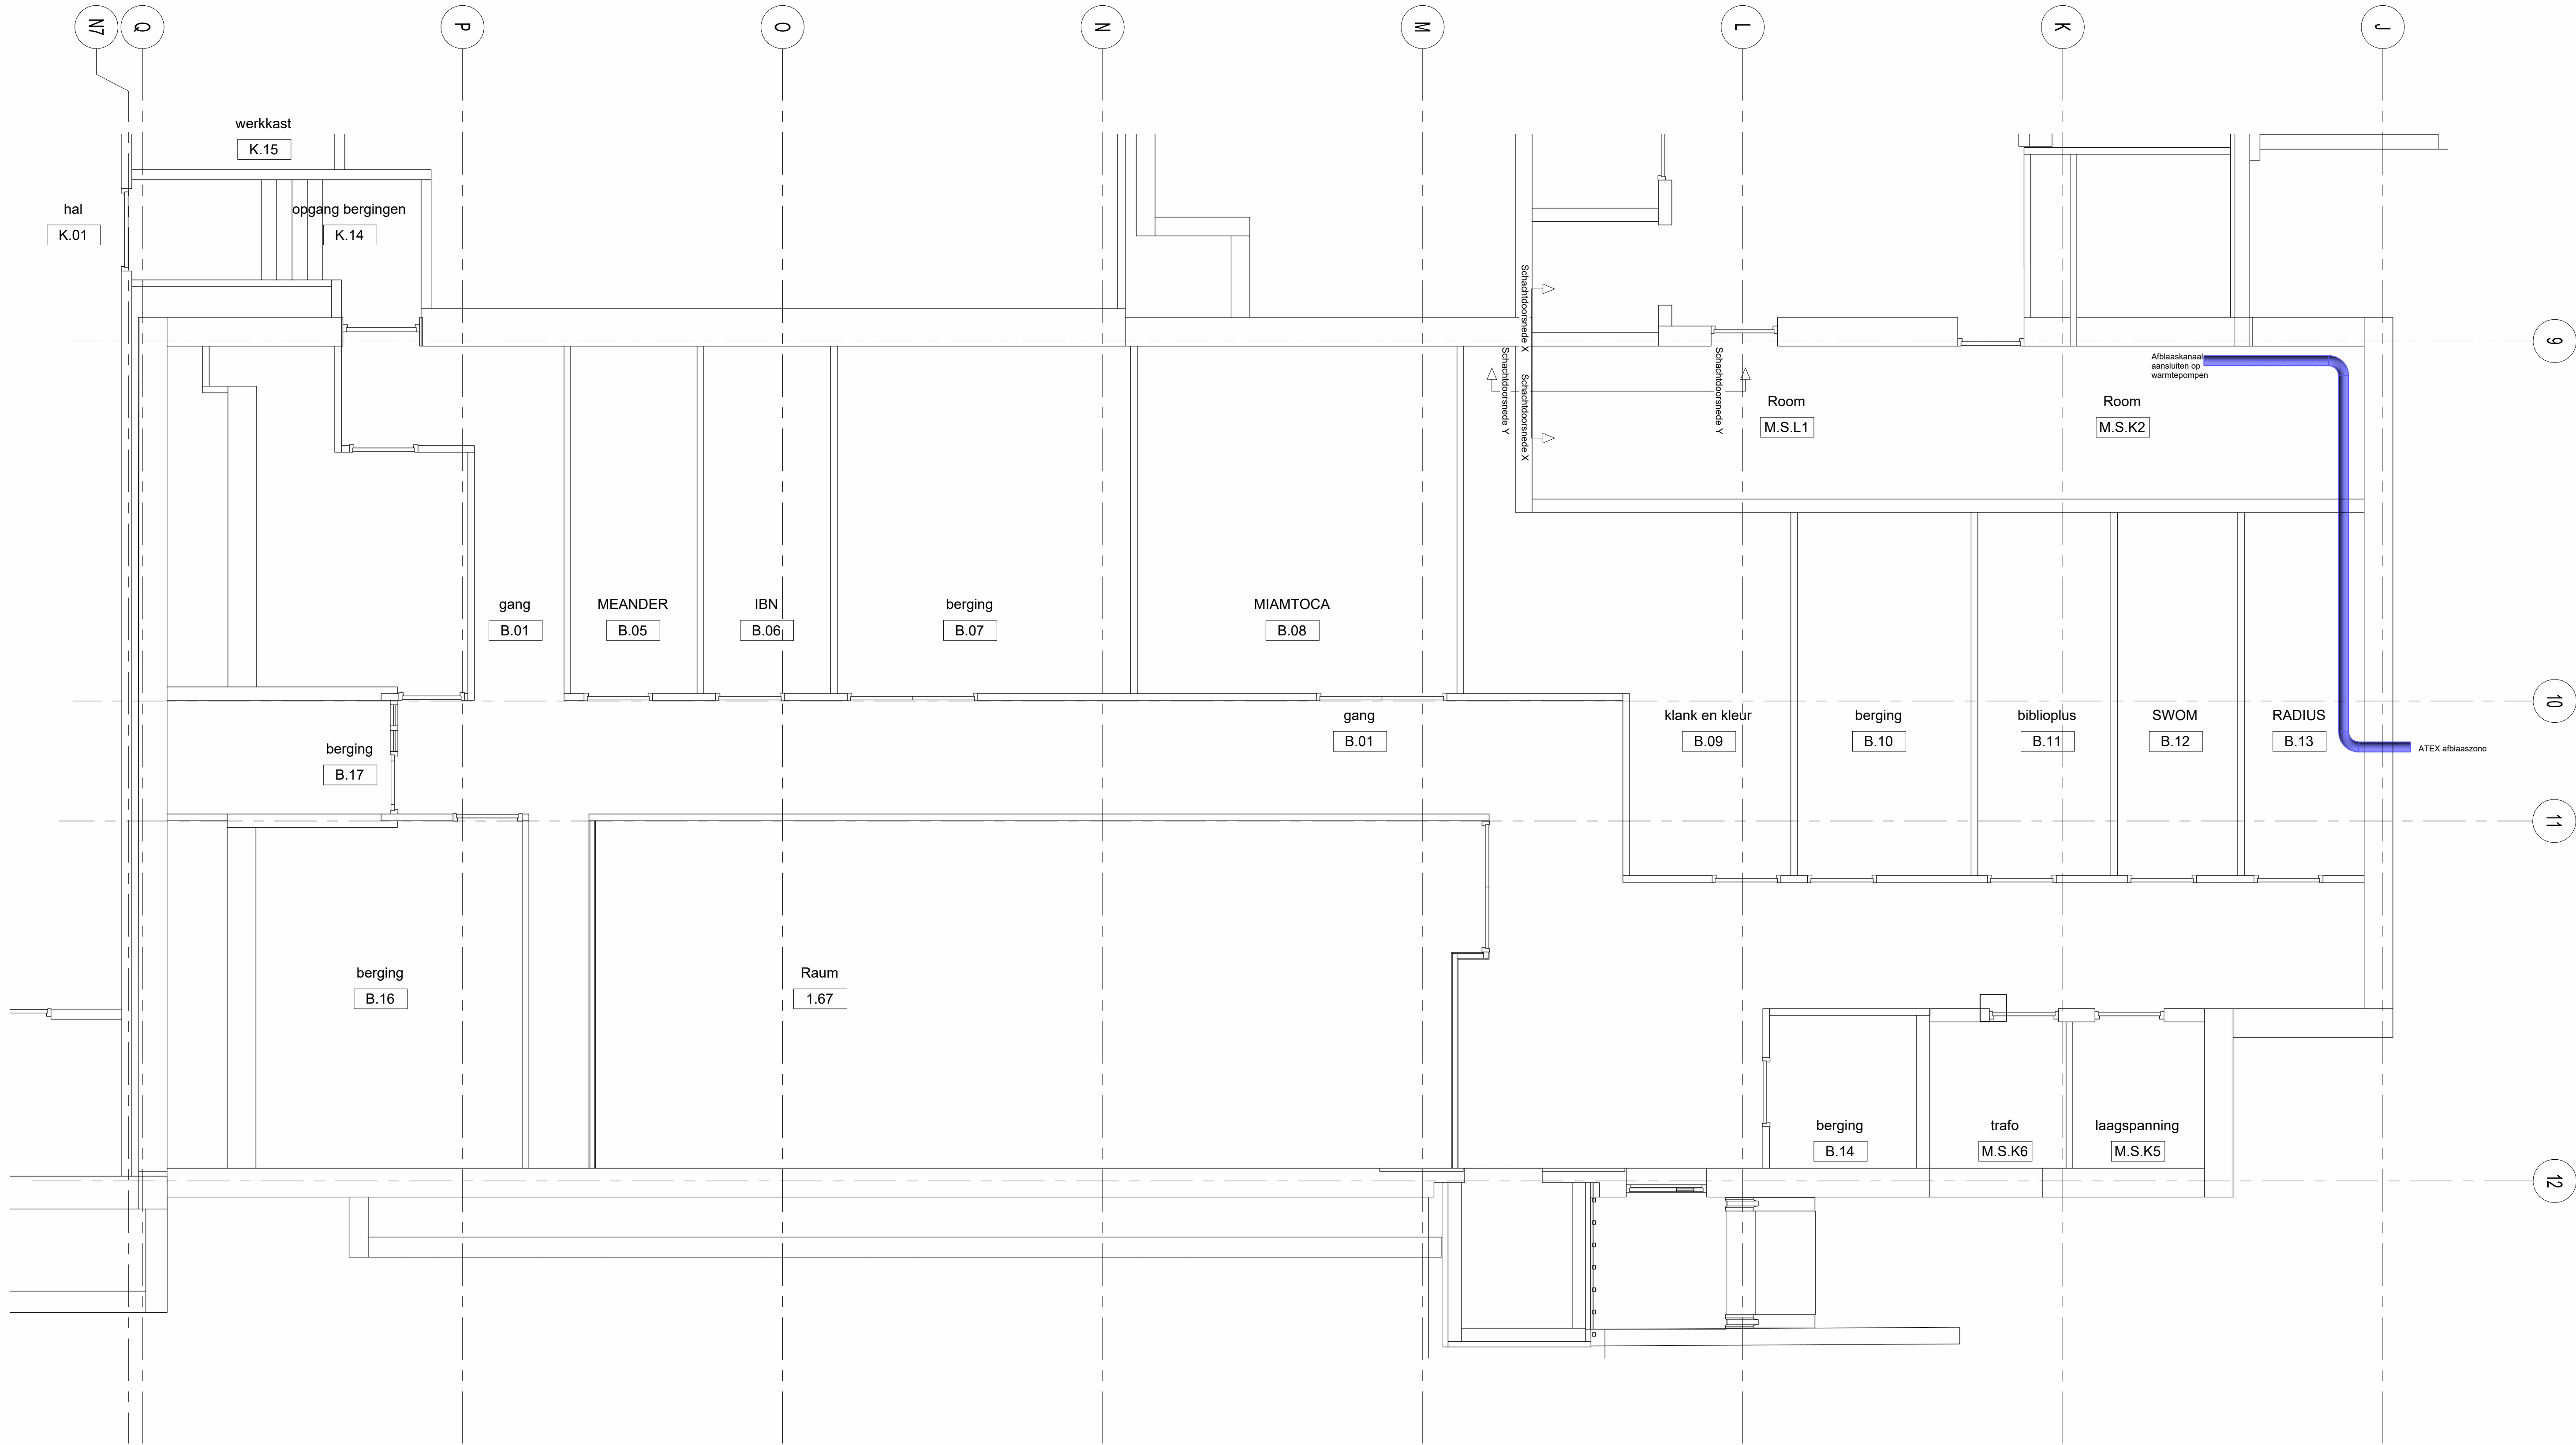

RENVOOI WERKTUIGBOUWKUNDIG

(52) Afvoeren

Afvoeren, hemelwater (HWA)

Afvoeren, vuilwater (VWA)

Afvoeren, ont- & beluchting

(53) Water

Water, drinkwater (koud)

Water, verwarmd tapwater

(55) Gekoeld water

Gekoeld water, toevoer

Gekoeld water, retour

(56) Verwarming

CV, toevoer

CV, retour

(57) Luchtbehandeling

Luchtbehandeling, toevoer

Luchtbehandeling, retour

Luchtbehandeling, afblaat

Luchtbehandeling, aanzuig

Bestaande installatie

Bestaande kanalen en leidingen

Wijziging	Omschrijving	Gedraaid	Gecontroleerd	Datum
-----------	--------------	----------	---------------	-------

Onderwerpen:
Gemeente Land van Cuijk

Projectnaam:
Verbouwing Myllesweerd
Kerkstraat 3, 5451BM Mill

Onderwerp:
Werktuigbouwkundige Installatie
Ventilatie
Plattegrond Begane Grond

Part of Sweco

W: [www.volantis.nl](#)

Gedraaid
MAR

Foto:
Definitief ontwerp
Schaal:
1 : 50
Projectnummer:
20250417

E: [mnl@volantis.nl](#)

Gecontroleerd
JMG

Classificatie:
Vertrouwelijk

Revisie:
570-501-K1

T: 071-361 55 51

Datum:
19-06-2026

Status:
Definitief

Formaat:
A1+

Versie:

Auteursrecht auteurs SWP 2011 van toepassing