


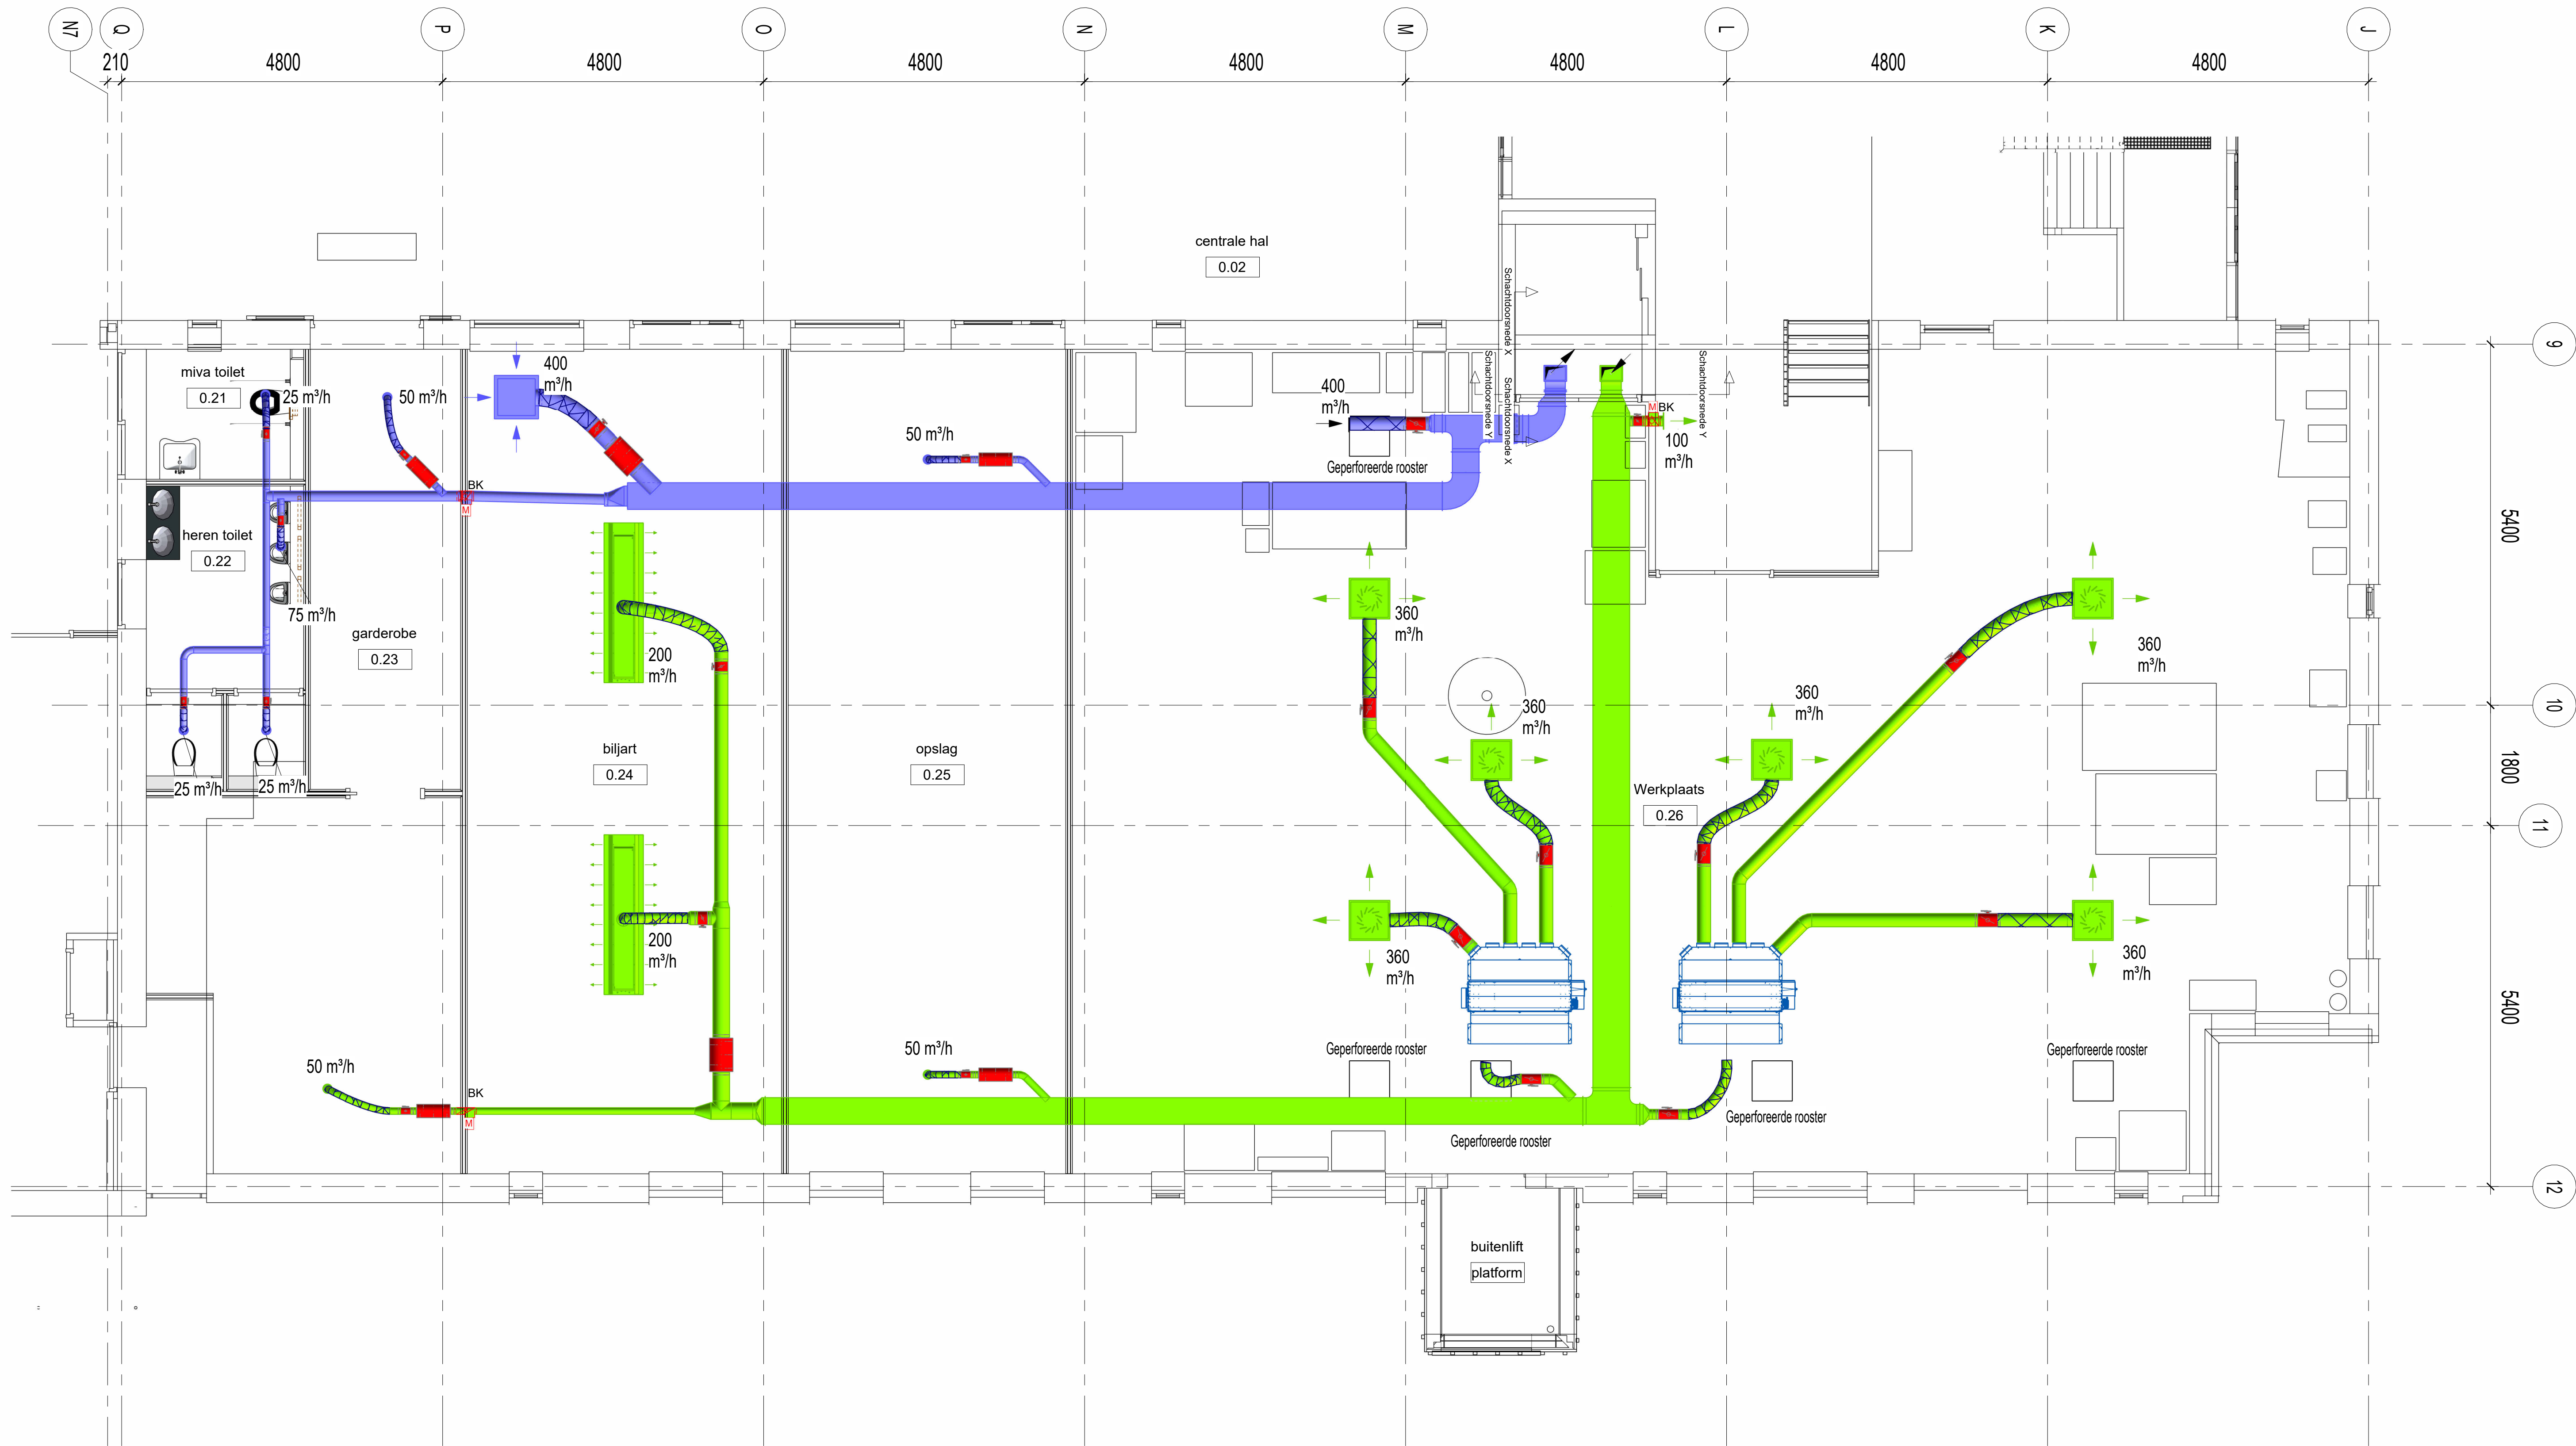

RENVOOI WERKTUIGBOUWKUNDIG	
(52) Afvoeren	
	Afvoeren, hemelwater (HWA)
	Afvoeren, vuilwater (VWA)
	Afvoeren, ont- & beluchting
(53) Water	
	Water, drinkwater (koud)
	Water, verwarmd tapwater
(55) Gekoeld water	
	Gekoeld water, toevoer
	Gekoeld water, retour
(56) Verwarming	
	CV, toevoer
	CV, retour
(57) Luchtbehandeling	
	Luchtbehandeling, toevoer
	Luchtbehandeling, retour
	Luchtbehandeling, afblasa
	Luchtbehandeling, aanzuig
Bestaande installatie	
	Bestaande kanalen en leidingen

Wijziging	Omschrijving	Gedraaid	Gecontroleerd	Datum
-----------	--------------	----------	---------------	-------

Onderwerp:
Gemeente Land van Cuijk
Projectnaam:
Verbouwing Myllesweerd
Kerkstraat 3, 5451BM Mill
Onderwerp:
Ventilatie
Plattegrond Begane Grond

Part of Sweco

W: www.volantis.nl E: info@volantis.nl T: 071-361 55 51

Gedraaid	Gecontroleerd	Datum
MAR	JMG	19-06-2026

Fase: Definitief ontwerp
Schaal: 1 : 50
Classificatie: Vertrouwelijk
Formaat: A1+

Projectnummer: 20250417
Best: 570-502-BG
Versie: