


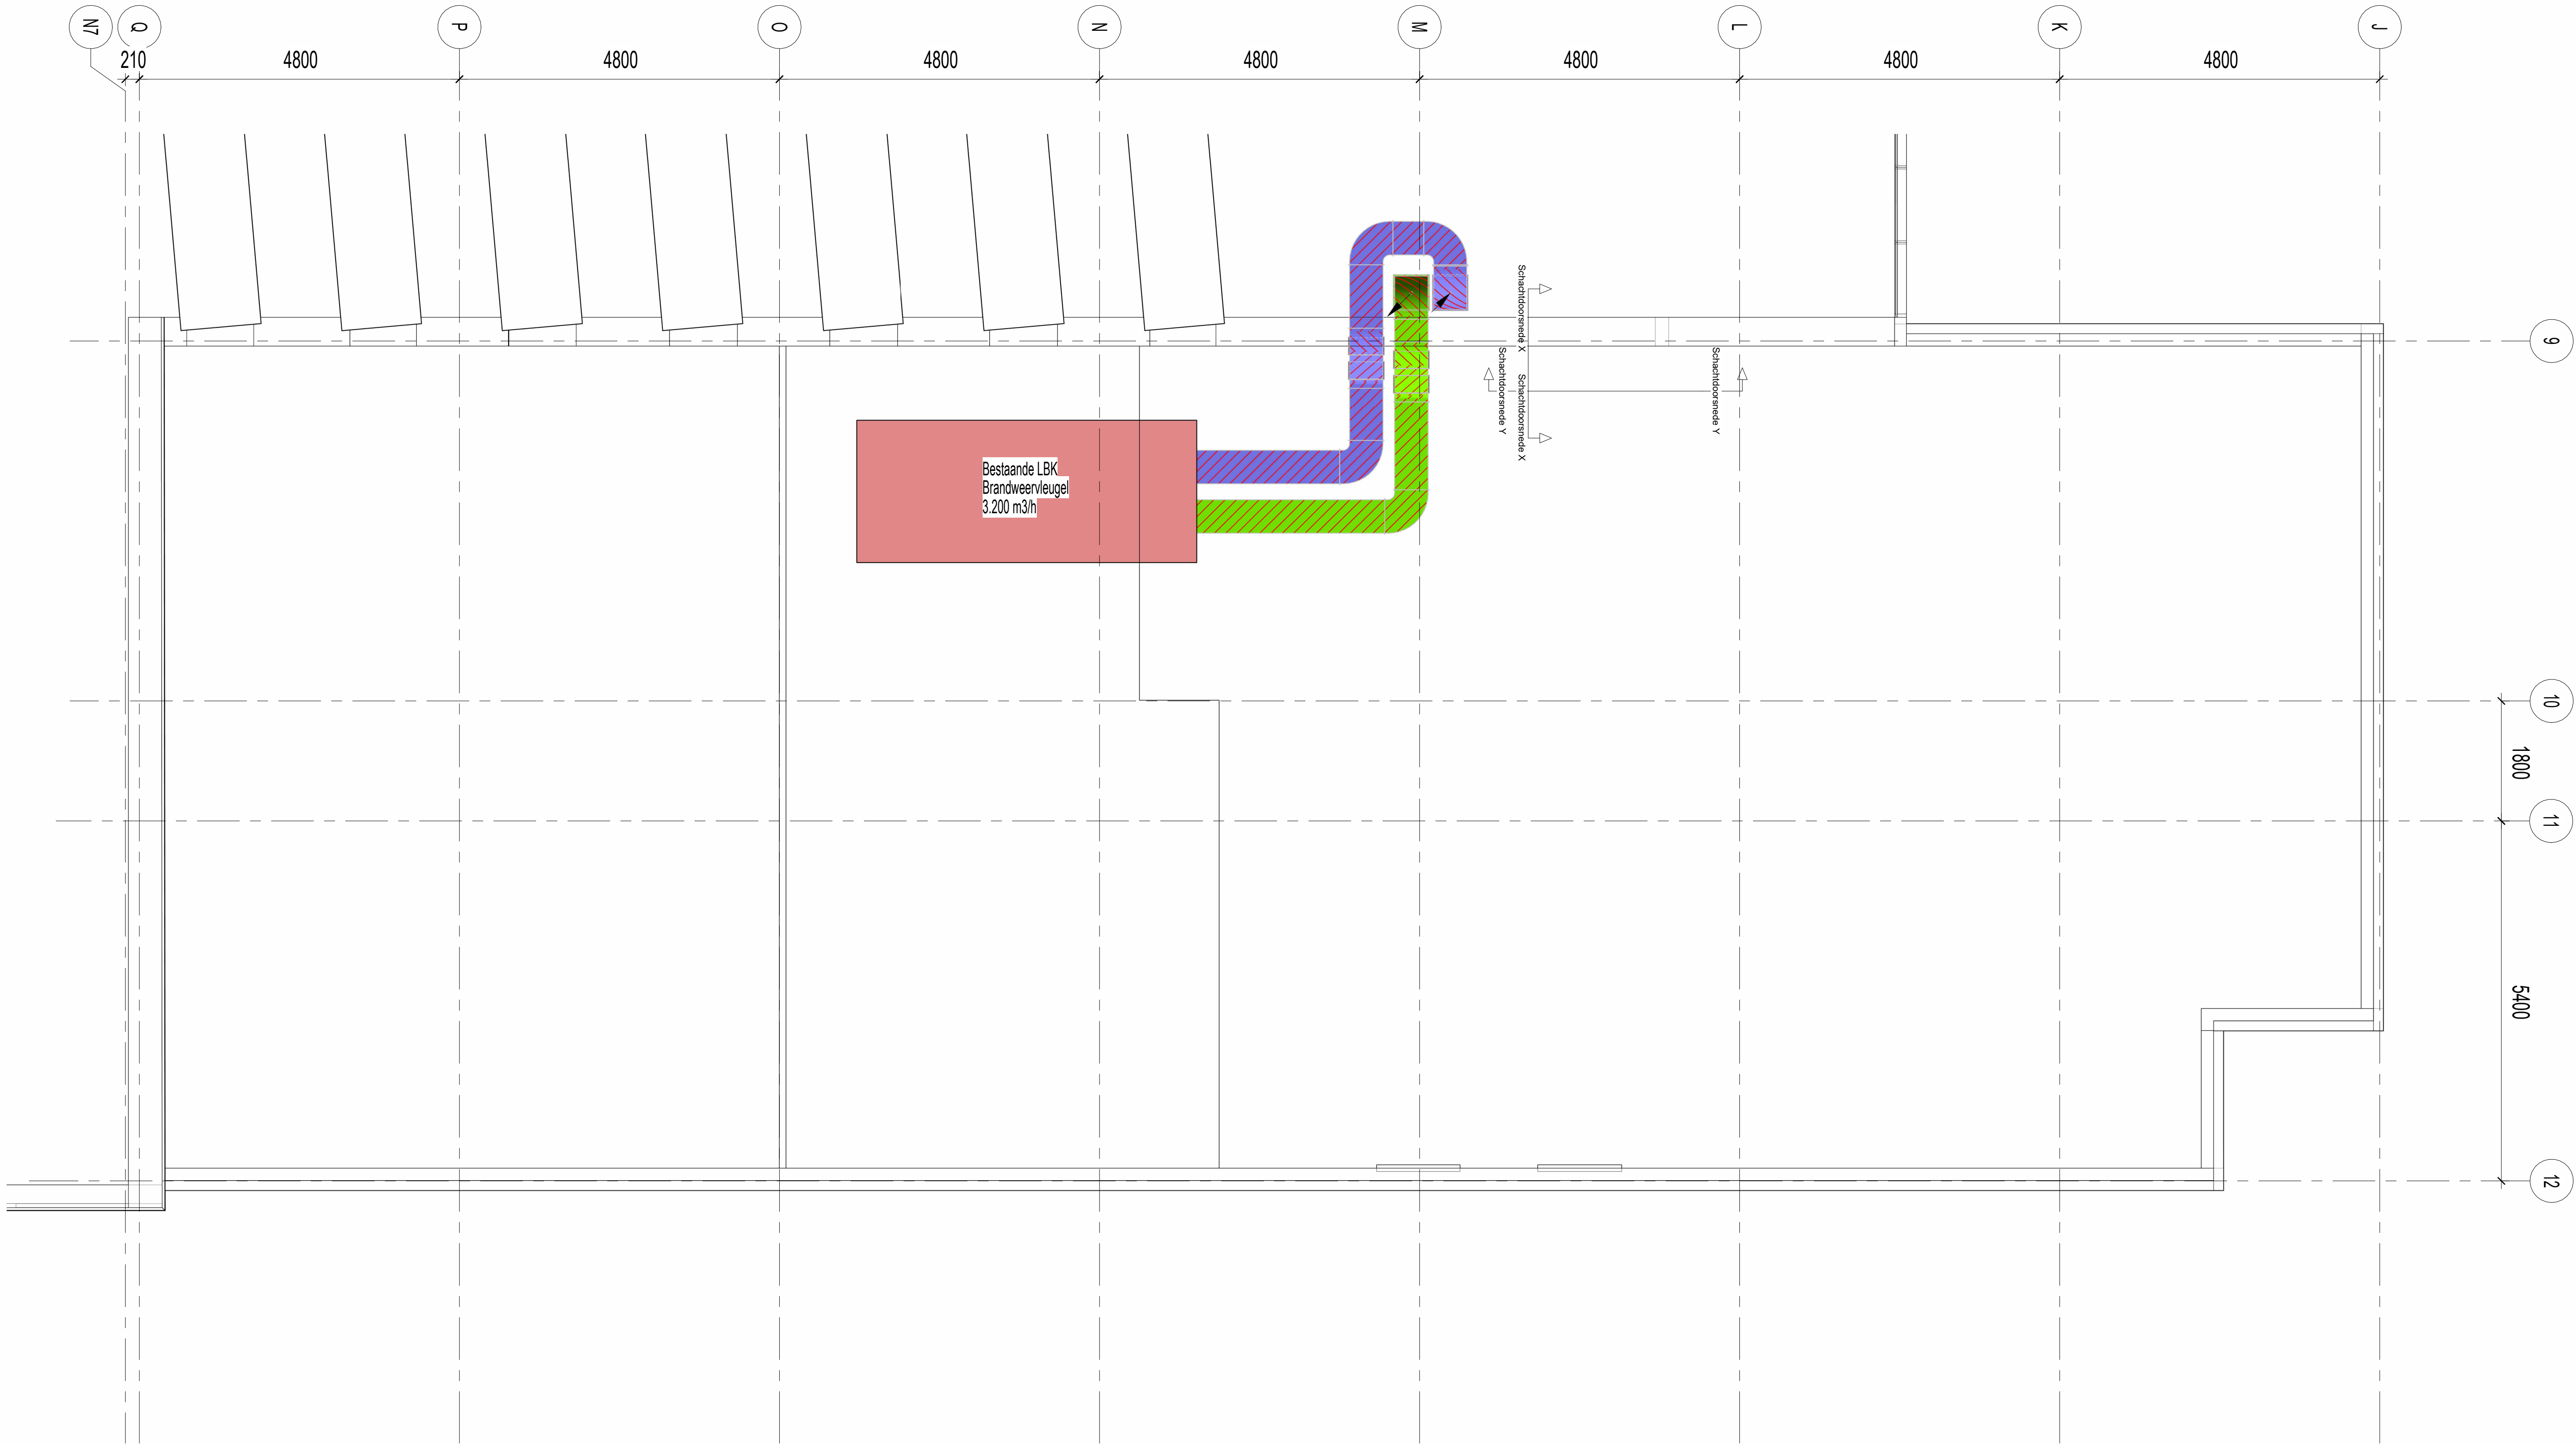

RENVOOI WERKTUIGBOUWKUNDIG

(52) Afvoeren

Afvoeren, hemelwater (HWA)

Afvoeren, vuilwater (VWA)

Afvoeren, ont- & beluchting

(53) Water

Water, drinkwater (koud)

Water, verwarmd tapwater

(55) Gekoeld water

Gekoeld water, toevoer

Gekoeld water, retour

(56) Verwarming

CV, toevoer

CV, retour

(57) Luchtbehandeling

Luchtbehandeling, toevoer

Luchtbehandeling, retour

Luchtbehandeling, afblaat

Luchtbehandeling, aanzuig

Bestaande installatie

Bestaande kanalen en leidingen

Wijziging	Omschrijving	Gedraagt	Gedraagt	Datum
-----------	--------------	----------	----------	-------

Onderwerp:
Gemeente Land van Cuijk

Projectnaam:
Verbouwing Myllesweerd
Kerkstraat 3, 5451BM Mill

Onderwerp:
Ventilatie
Plattegrond Dak

Part of Sweco

W: www.volantis.nl

Gedraagt:
MAR

Fase:
Definitief ontwerp

Schaal:
1 : 50

Projectnummer:
20250417

E: mar@volantis.nl

Gedraagt:
JMG

Classificatie:
Vertrouwelijk

Reikwijdte:
570-504-DK

T: 071-361 55 51

Datum:
19-06-2025

Status:
Definitief

Formaat:
A1+

Versie:

volantis